



ŘEZ A – A
ŘEZ C – C zrcadlově

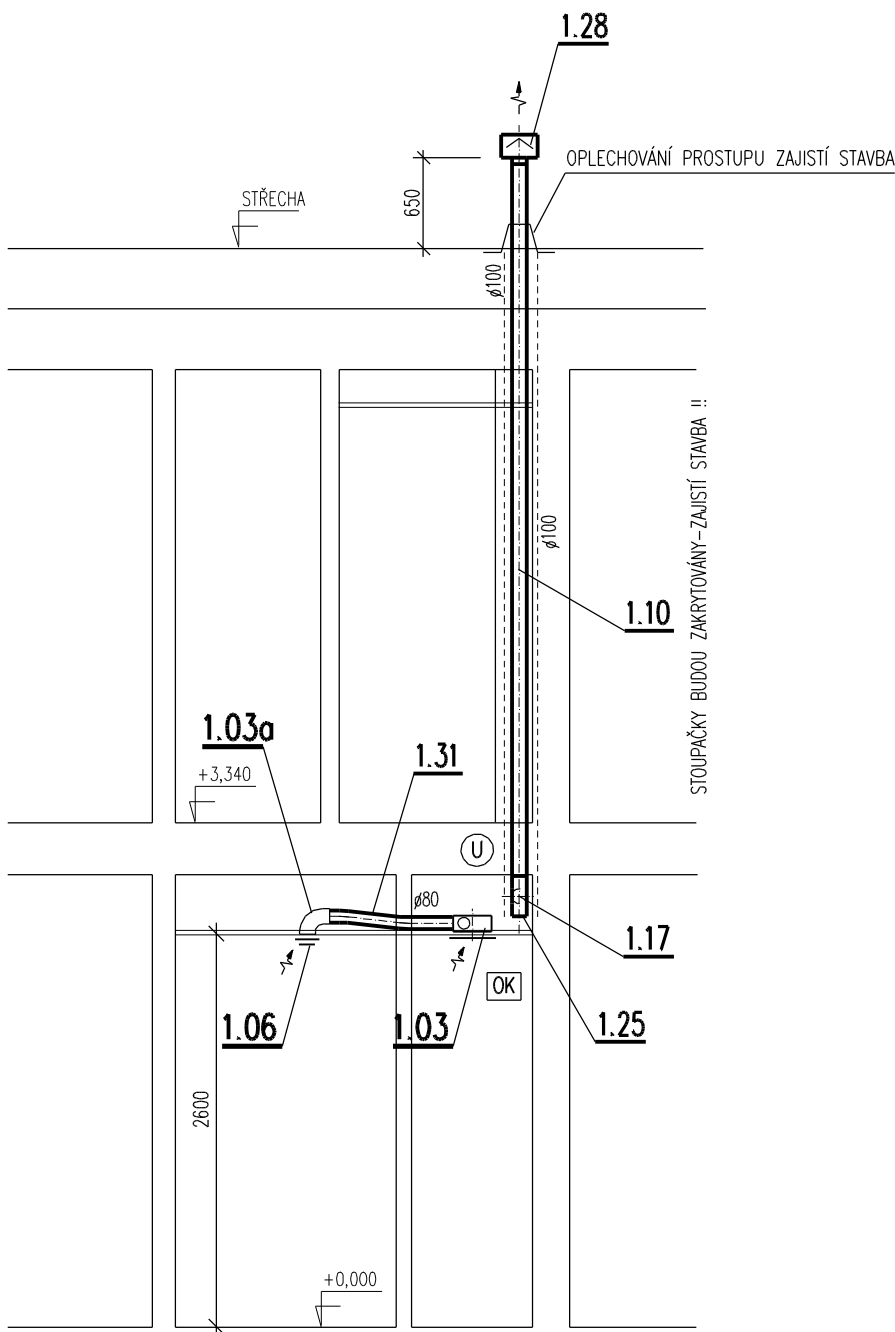

ŘEZ B – B
ŘEZ D – D zrcadlově

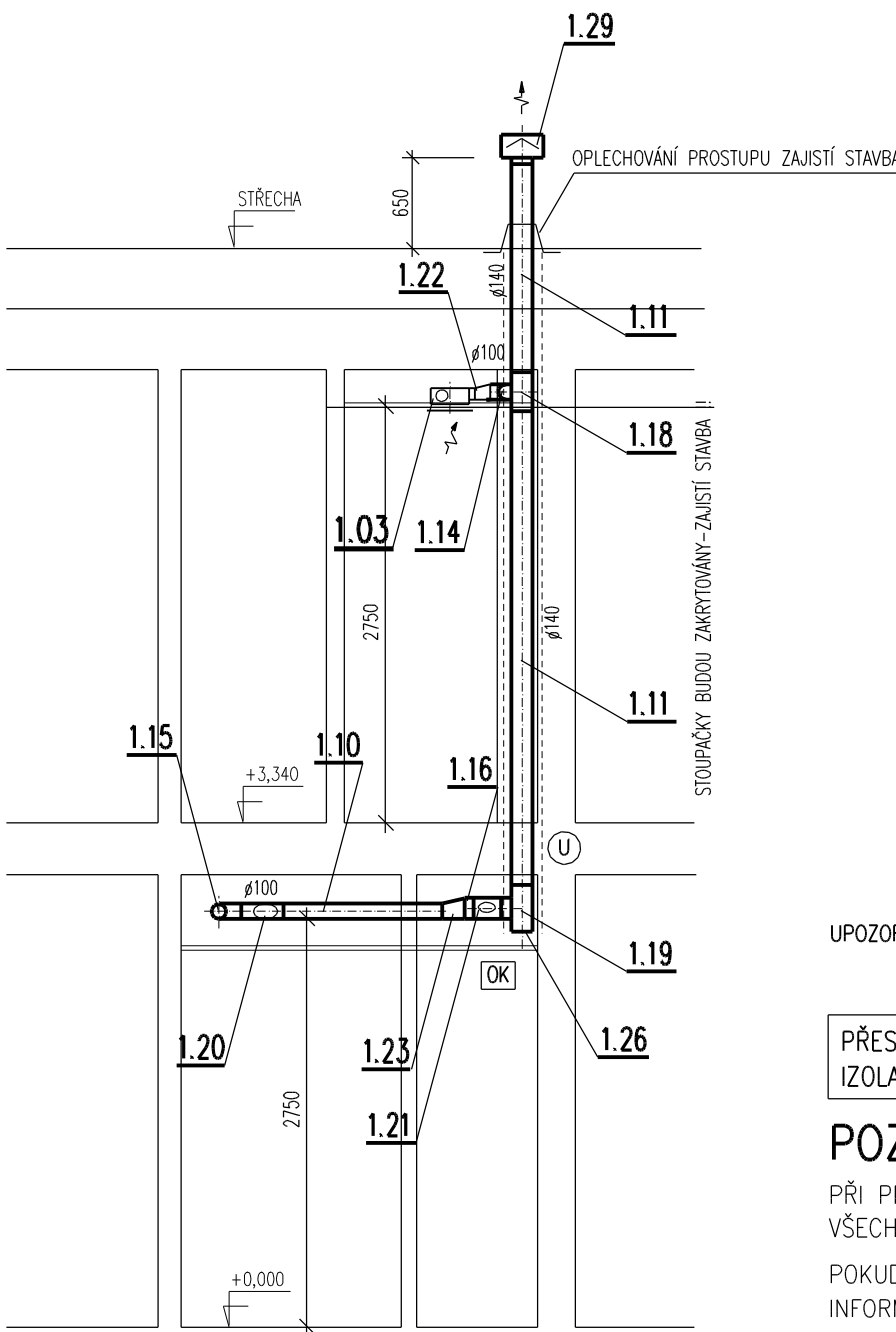


UPOZORNĚNÍ VIZ VÝKRES D.1.4.4-3 !!

PŘESNÝ TECHNICKÝ POPIS A LEGENDA VZDUCHOTECHNICKÝCH ZAŘÍZENÍ, POTRUBÍ A TEPELNÝCH IZOLACÍ VIZ TECHNICKÁ SPECIFIKACE VZDUCHOTECHNIKY !!!

POZNÁMKA

PŘI PROVÁDĚNÍ JE NUTNO POSTUPOVAT DLE PLATNÝCH ČSN A TECHNOLOGICKÝCH PRAVIDEL S OHLEDEM NA VŠECHNY PLATNÉ PŘEDPISY BOZP.

POKUD DOJDE PŘI PROVÁDĚNÍ K NEJASNOSTEM NEBO NEPŘEDVÍDANÝM OKOLNOSTEM JE NUTNO NEPRODLENĚ INFORMOVAT PROJEKTANTA A UPŘESNIT DALŠÍ POSTUP PRACÍ.

 KIP spol. s r.o. LITOMYŠL IČO 15036499 INŽENÝRSKÁ A PROJEKTOVÁ ČINNOST TOULOVCOVO NÁM.156,570 01 LITOMYŠL		VEDOUcí ZAKÁZKY ing. PAVLA TMEJOVÁ	
		ZODP.PROJEKTANT PROFESE ing. LIBOR SAUER	
MÍSTO STAVBY LITOMYŠL	VYPRACOVAL ing. LIBOR SAUER		DATUM 04/2019
STUPĚN DOKUMENTACE PRO PROVÁDĚNÍ STAVBY A VÝBĚR ZHOTOVITELE			ZAK.Č. 3241-83
INVESTOR MĚSTO LITOMYŠL, BRATŘÍ ŠTĚASTNÝCH 1000, 570 01 LITOMYŠL			Č.PARÉ
STAVBA ÚPRAVA HYGIENICKÉHO ZÁZEMÍ, III.MŠ (LIDICKÁ) Litomyšl			
VÝKRES ŘEZY VZD A-A, B-B, C-C, D-D		MĚŘÍTKO 1:50	PROFESE D.1.4.4 VZDUCHOTECHNIKA Č.VÝKR. D.1.4.4-5