


----- REGULOVANÁ VODA Z TERM.VENTILU
-.-.-.-.- TEPLÁ VODA
-.-.-.-.- STUDENÁ VODA

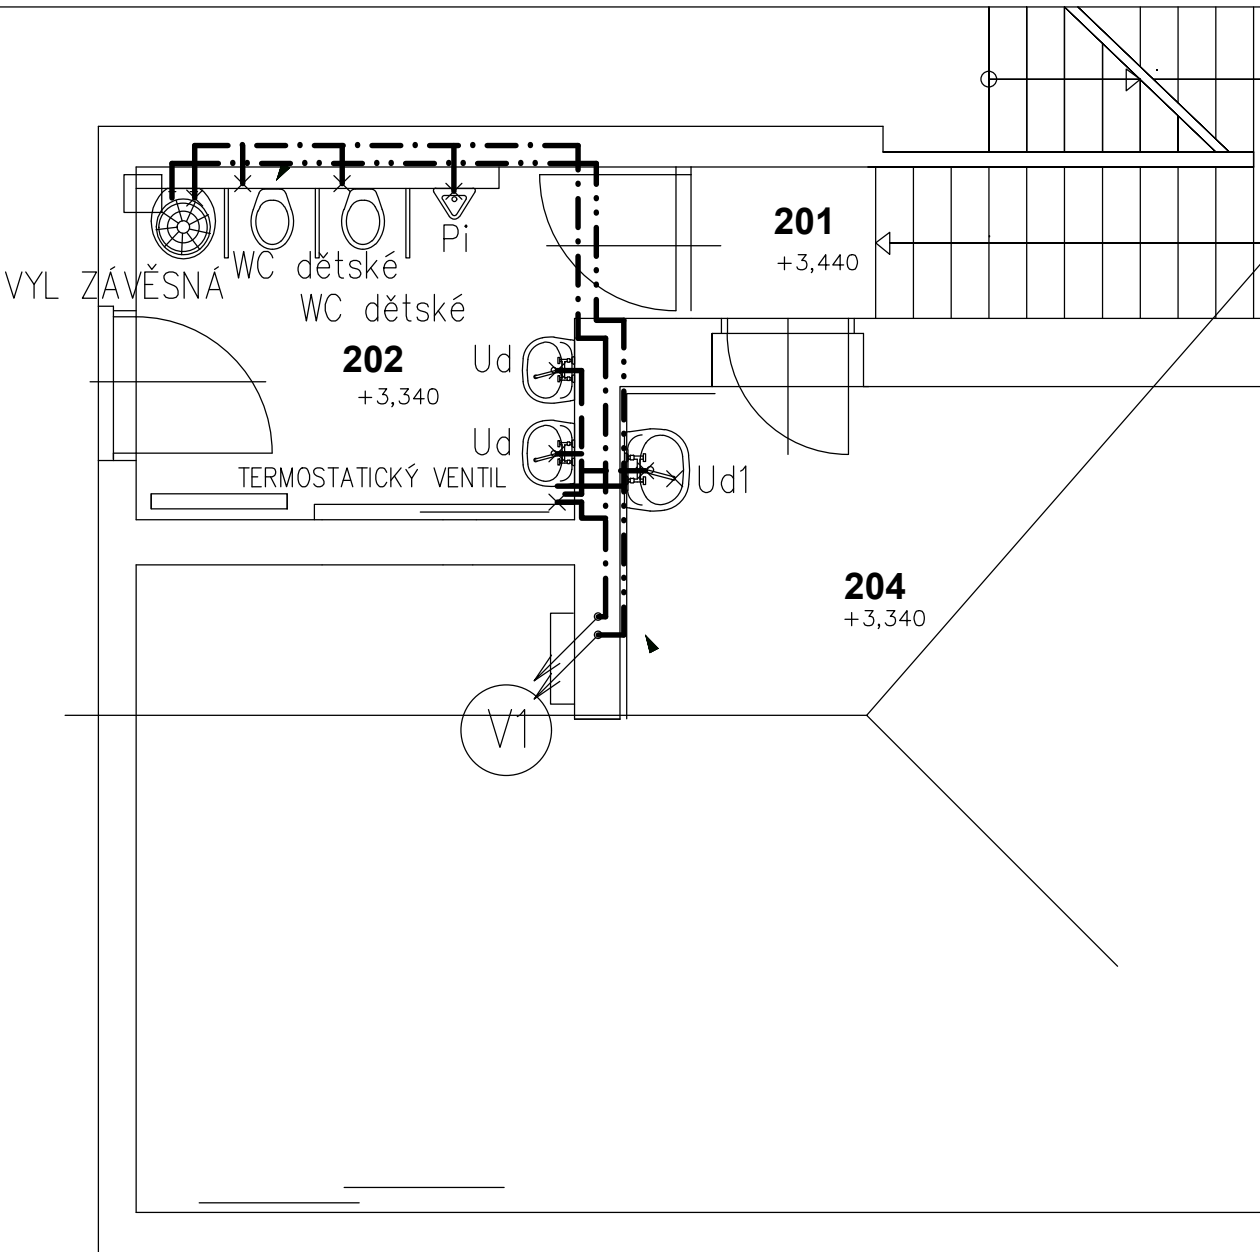

Č.	Název místnosti
201	SCHODIŠTĚ
202	WC, UMÝVÁRNA
204	HERNA

<div><div>KIP</div><div>KIP spol. s r.o. LITOMYŠL INŽENÝRSKÁ A PROJEKTOVÁ ČINNOST TOULOVCOVO NAM. 156, 570 01 LITOMYŠL</div></div>		VEDOUcí ZAKÁZKY Ing. Pavla Tmejová		
		ZODP. PROJEKTANT Luboš Bartoš		
VYPRACOVAL Luboš Bartoš	MÍSTO STAVBY Litomyšl		DATUM 12/2019	
STUPEŇ Dokumentace pro provedení stavby a výběr zhotovitele			ZAK. Č. 3249-83	
INVESTOR Město Litomyšl, ul. bratří Šťastných 1000, 570 01 Litomyšl			Č.PARÉ	
STAVBA STAVEBNÍ ÚPRAVY MŠ ZÁMECKÁ (I.MŠ LITOMYŠL)				
VÝKRES PŮDORYS VODOVODU 2.NP		MĚŘÍTKO 1:50	PROFESE D.1.4.1 ZTI	Č.VÝKR. D.1.4.1.6