


**LEGENDA :**  
————— Voda +60°C  
----- Voda +40°C


**POZNAMKY :**

Potrubí vedené v podlaže a zdí tepelně izolovat izolací tl. dle průměru potrubí.

Tabulka místností 1.NP	
Č.	Název místnosti
101	ZÁDVEŘÍ
102	CHODBA
103	VÝDEJ JÍDEL
104	ŘEDITELNA, KANCELÁŘ
105	VSTUPNÍ PROSTOR
106	SAUNA
107	CHODBA
108	HYG. ZÁZEMÍ
109	WC DĚTI
110	CHODBA
111	ZÁDVEŘÍ
112	WC
113	ŠATNA DĚTI
114	KANCELÁŘ
115	HERNA, LOŽNICE
116	ÚKLID.KOM.
117	TECHNICKÁ MÍSTNOST

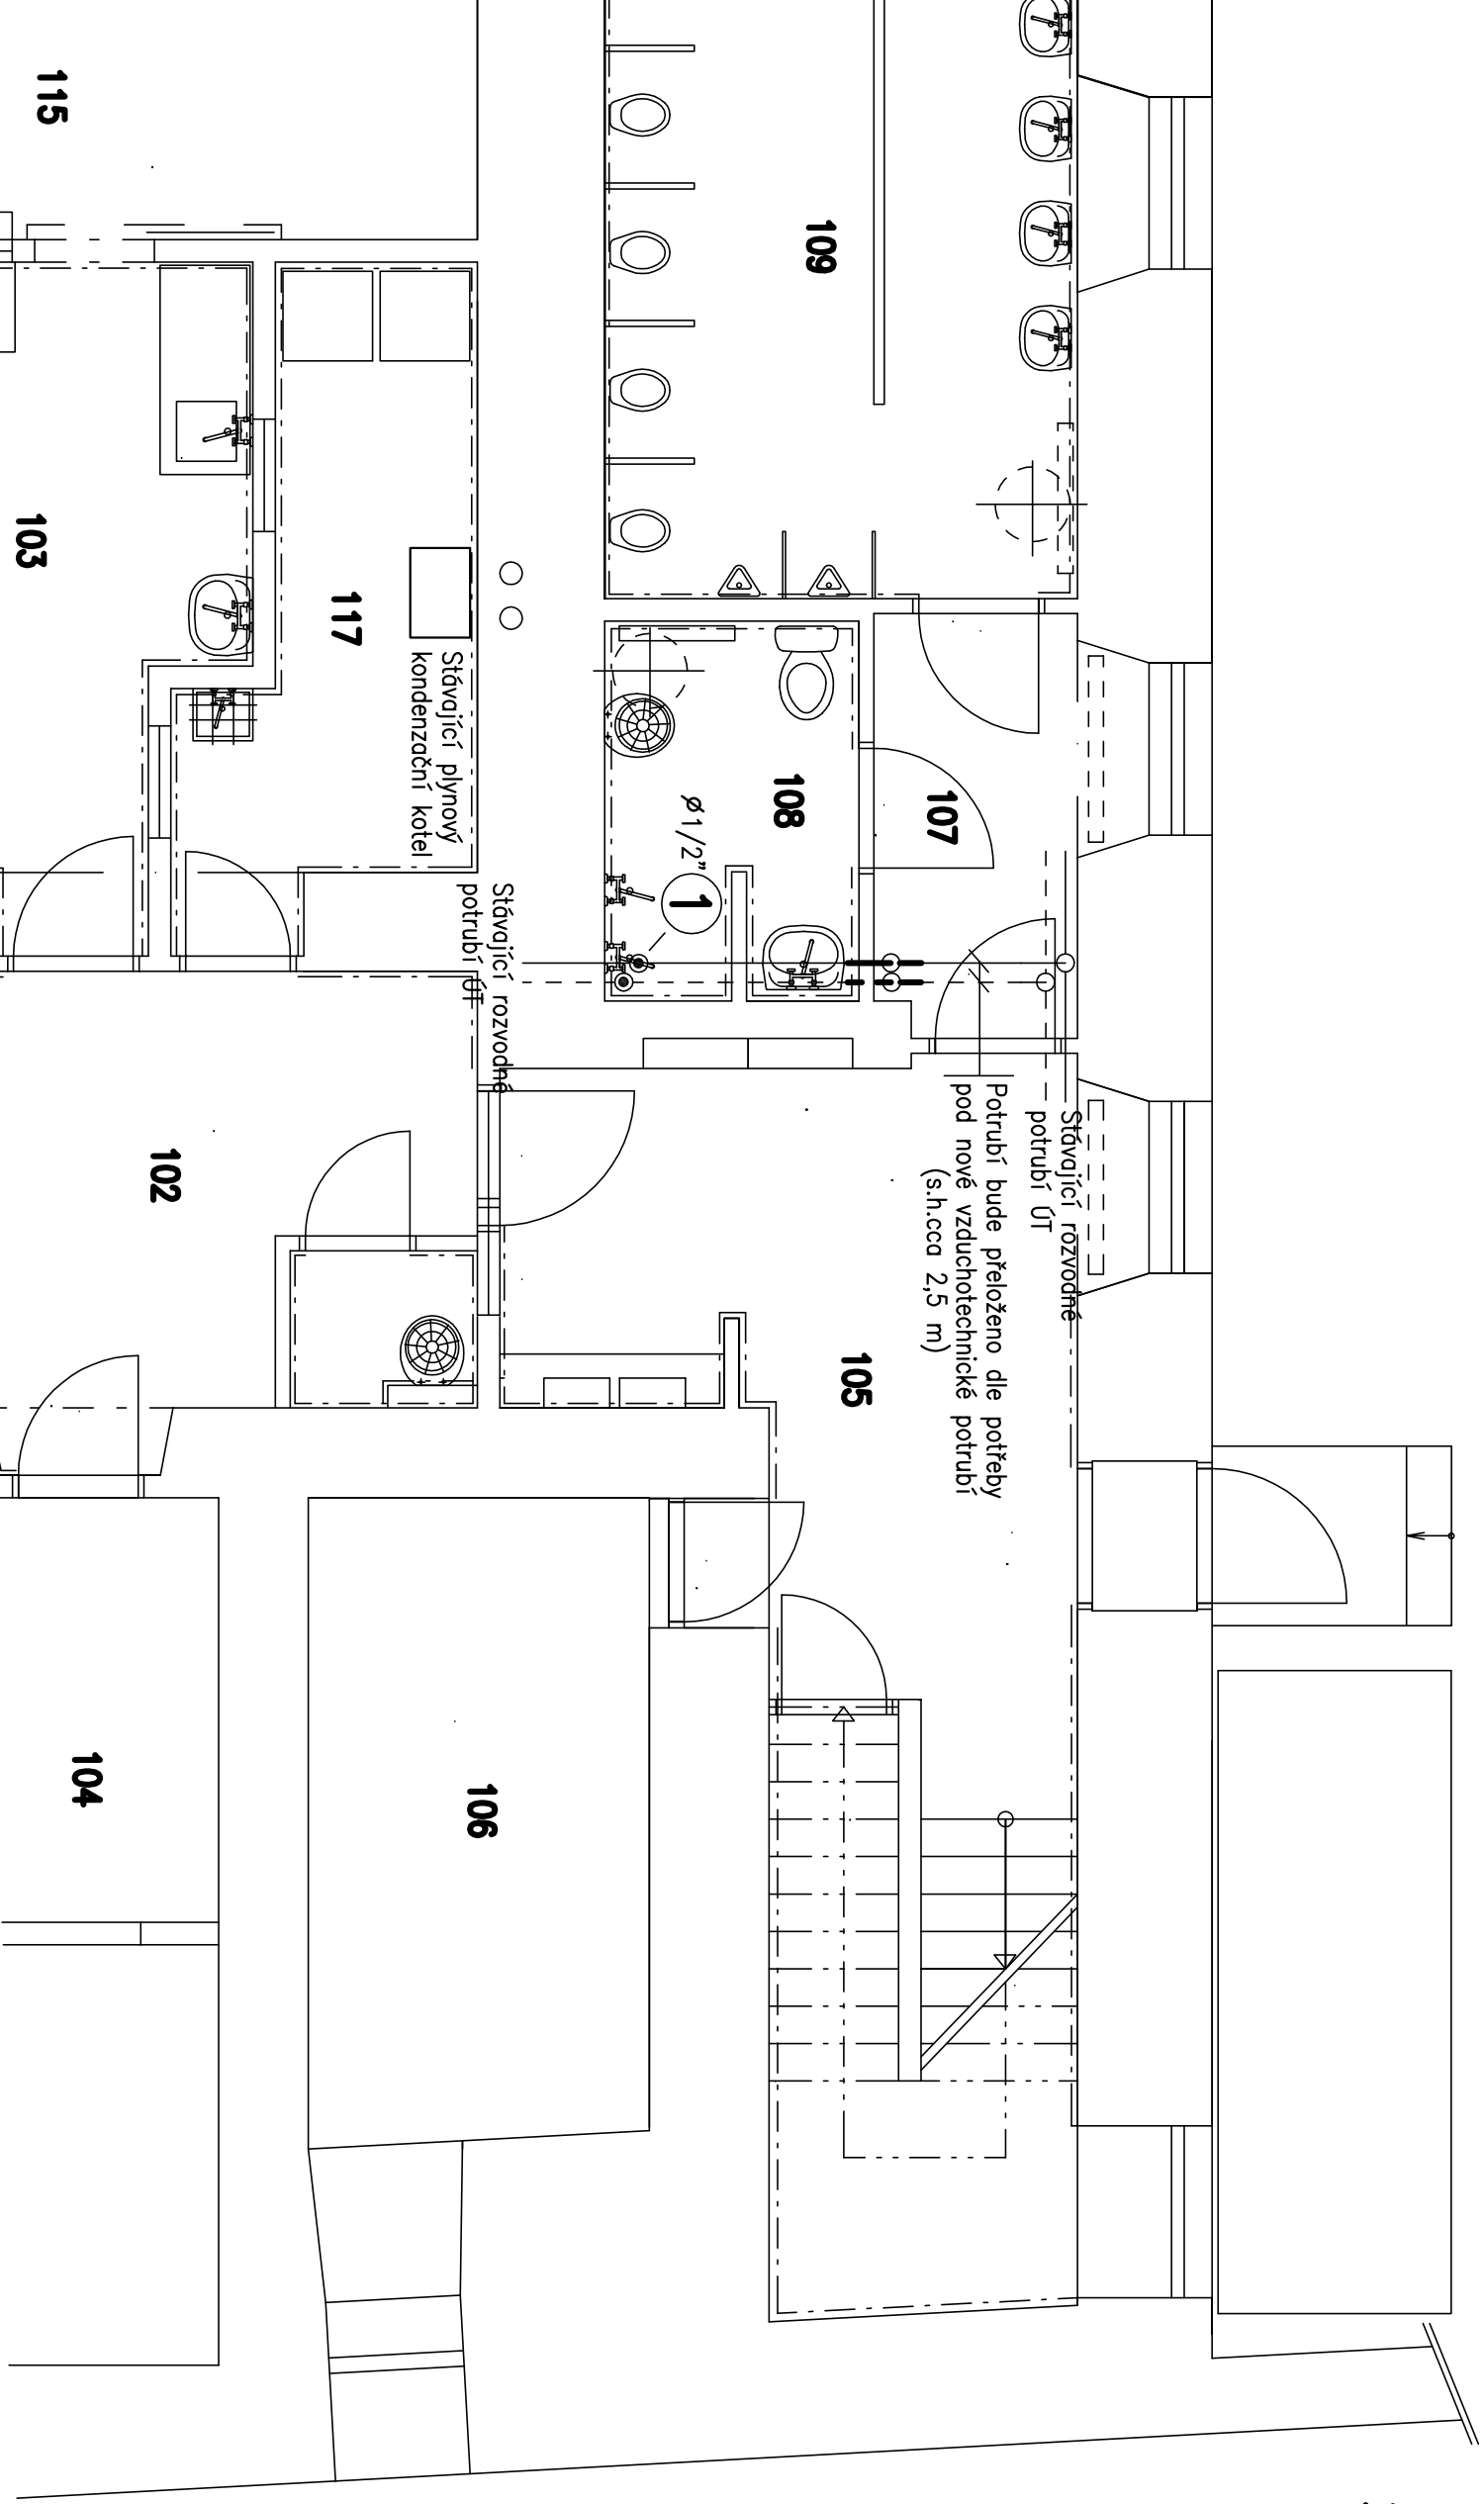

Te=-15°C

	<b>KIP spol. s r.o. LITOMYŠL</b> INŽENÝRSKÁ A PROJEKTOVÁ ČINNOST TOULOVCOVO NAM. 156, 570 01 LITOMYŠL		VEDOUcí ZAKÁZKY Ing. Pavla Tmejová	
	ZODP. PROJEKTANT Ing. Pavel Jiríček		Ing. Pavel Jiríček	
VYPRACOVAL	Ing. Pavel Jiríček	MÍSTO STAVBY	Litomyšl	DATUM 12/2019
STUPEŇ	Dokumentace pro provedení stavby a výběr zhotovitele			ZAK. Č. 3249-83
INVESTOR	Město Litomyšl, ul. bratří Štastných 1000, 570 01 Litomyšl			Č.PARÉ
STAVBA	STÁVEBNÍ ÚPRAVY MŠ ZÁMECKÁ (I.MŠ LITOMYŠL)			
VÝKRES	Půdorys 1.NP	MĚŘÍTKO 1:50	PROFESE D.1.4.2 ZAŘÍZENÍ PRO VYTÁPĚNÍ STAVEB	Č.VÝKR. D.1.4.2.4