


LEGENDA :

- Voda +60°C
- Voda +40°C
- PTV – přímý termostatický ventil s termostatickou hlavicí
- TH – termostatická hlavice
- OZ – odvzdušňovací zátka
- RRPŠ – radiátorové regulační přímé šroubení


POZNAMKY :

Potrubí vedené v podlaže a zdí tepelně izolovat izolací tl dle průměru potrubí.

Tabulka místností 2.NP	
Č.	Název místnosti
201	SCHODIŠTĚ
202	WC, UMYVÁRNA
204	HERNA

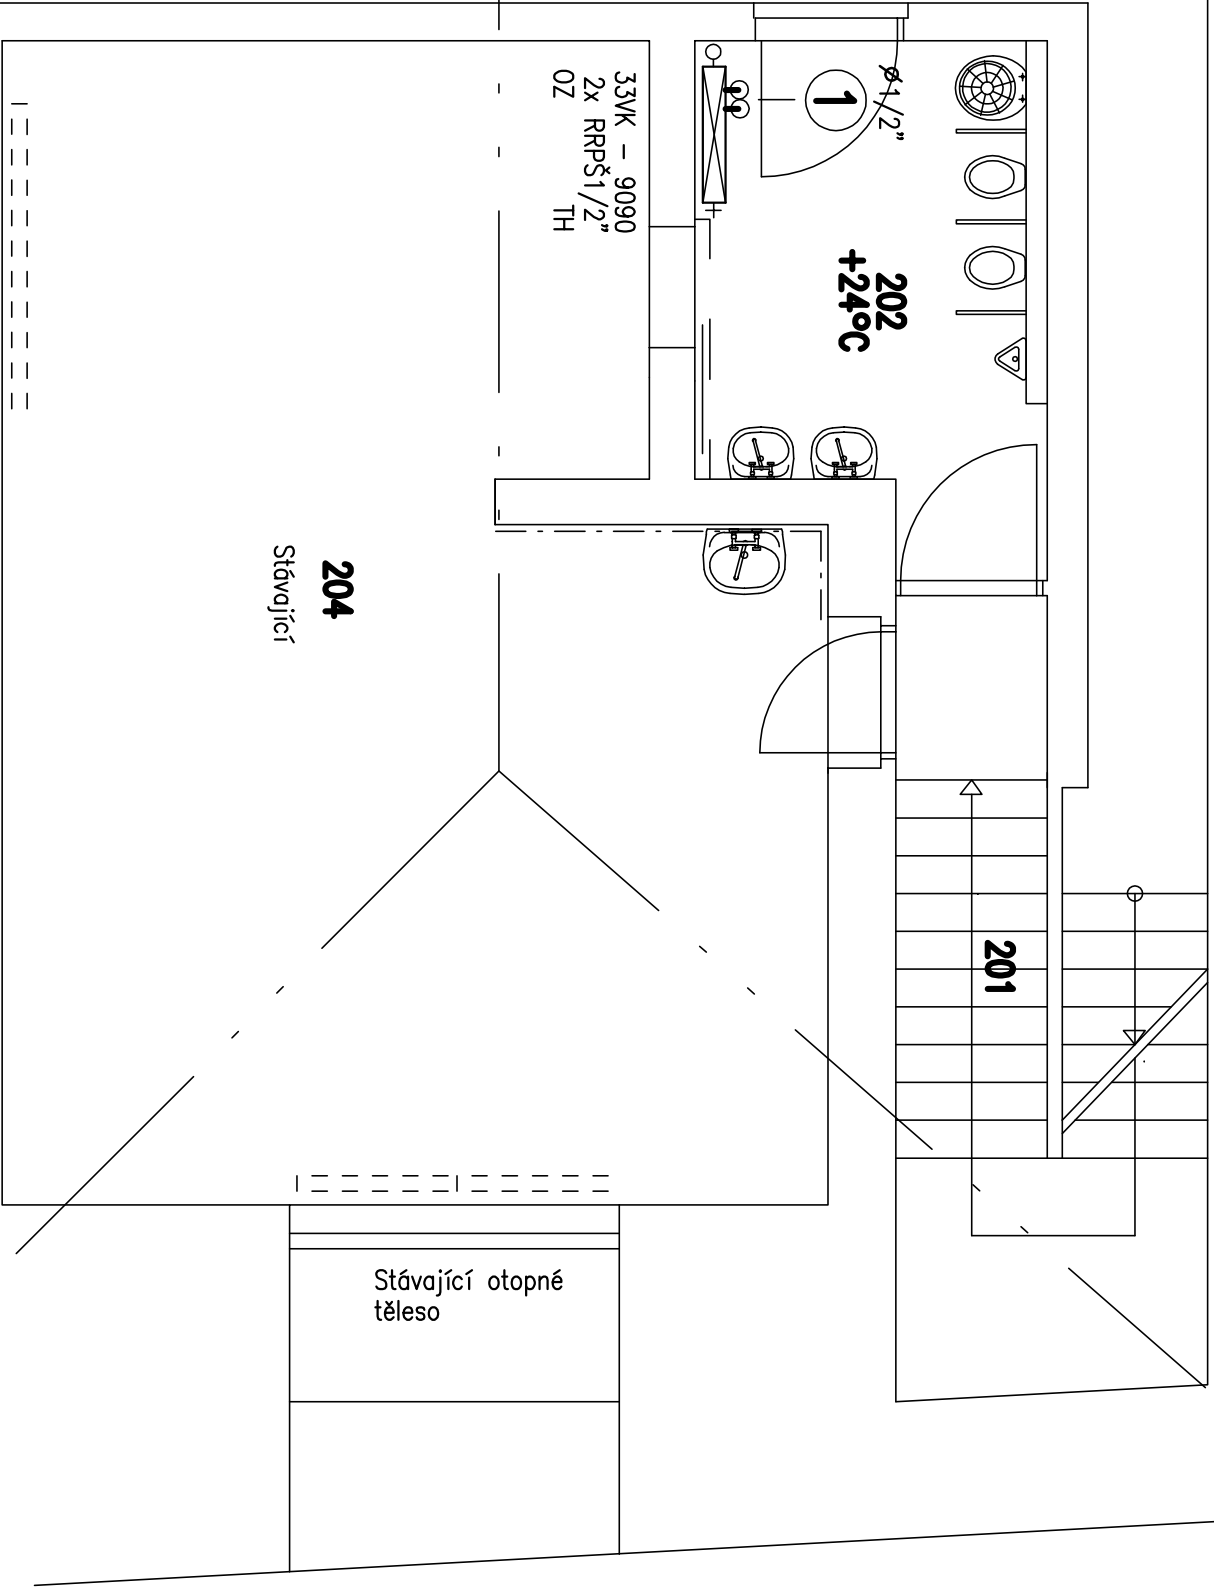

Stávající otopné těleso

 <b>KIP spol. s r.o. LITOMYŠL</b> INŽENÝRSKÁ A PROJEKTOVÁ ČINNOST TOULOVCOVO NAM. 156, 570 01 LITOMYŠL		VEDOUcí ZAKÁZKY Ing. Pavla Tmejová	
VYPRACOVAL Ing. Pavel Jiríček		ZODP. PROJEKTANT Ing. Pavel Jiríček	
MÍSTO STAVBY Litomyšl		DATUM 12/2019	
STUPEŇ Dokumentace pro provedení stavby a výběr zhotovitele		ZAK. Č. 3249-83	
INVESTOR Město Litomyšl, ul. bratří Štastných 1000, 570 01 Litomyšl		Č.PARÉ	
STAVBA Město Litomyšl, ul. bratří Štastných 1000, 570 01 Litomyšl			
<b>STÁVEBNÍ ÚPRAVY MŠ ZÁMECKÁ (I.MŠ LITOMYŠL)</b>			
VÝKRES Půdorys 2.NP		MĚŘÍTKO 1:50	PROFES D.1.4.2 ZAŘÍZENÍ PRO VYTÁPĚNÍ STAVEB D.1.4.2.5