

PROVIZORNÍHO NAPOJENÍ STÁVAJÍCÍ PŘÍPRAVY TV – STÁVAJÍCÍ KOTEL – 1.ETAPA

PŮDORYS KOTELNY


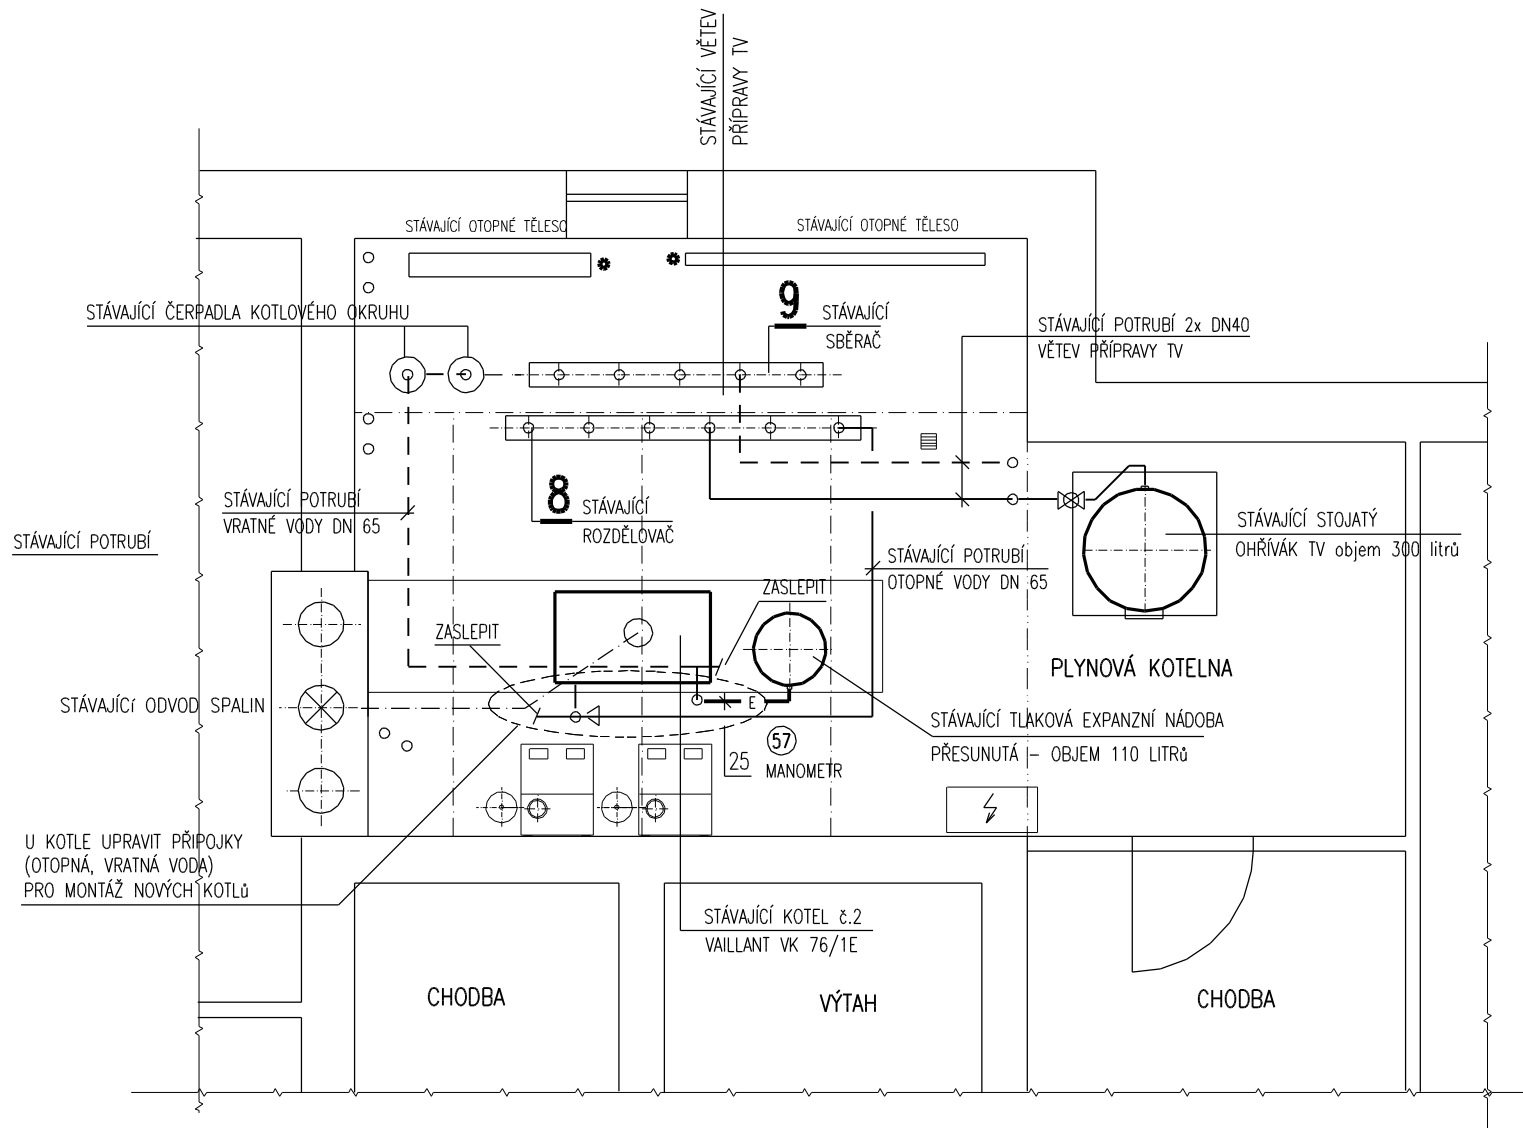


SCHÉMA ZAPOJENÍ

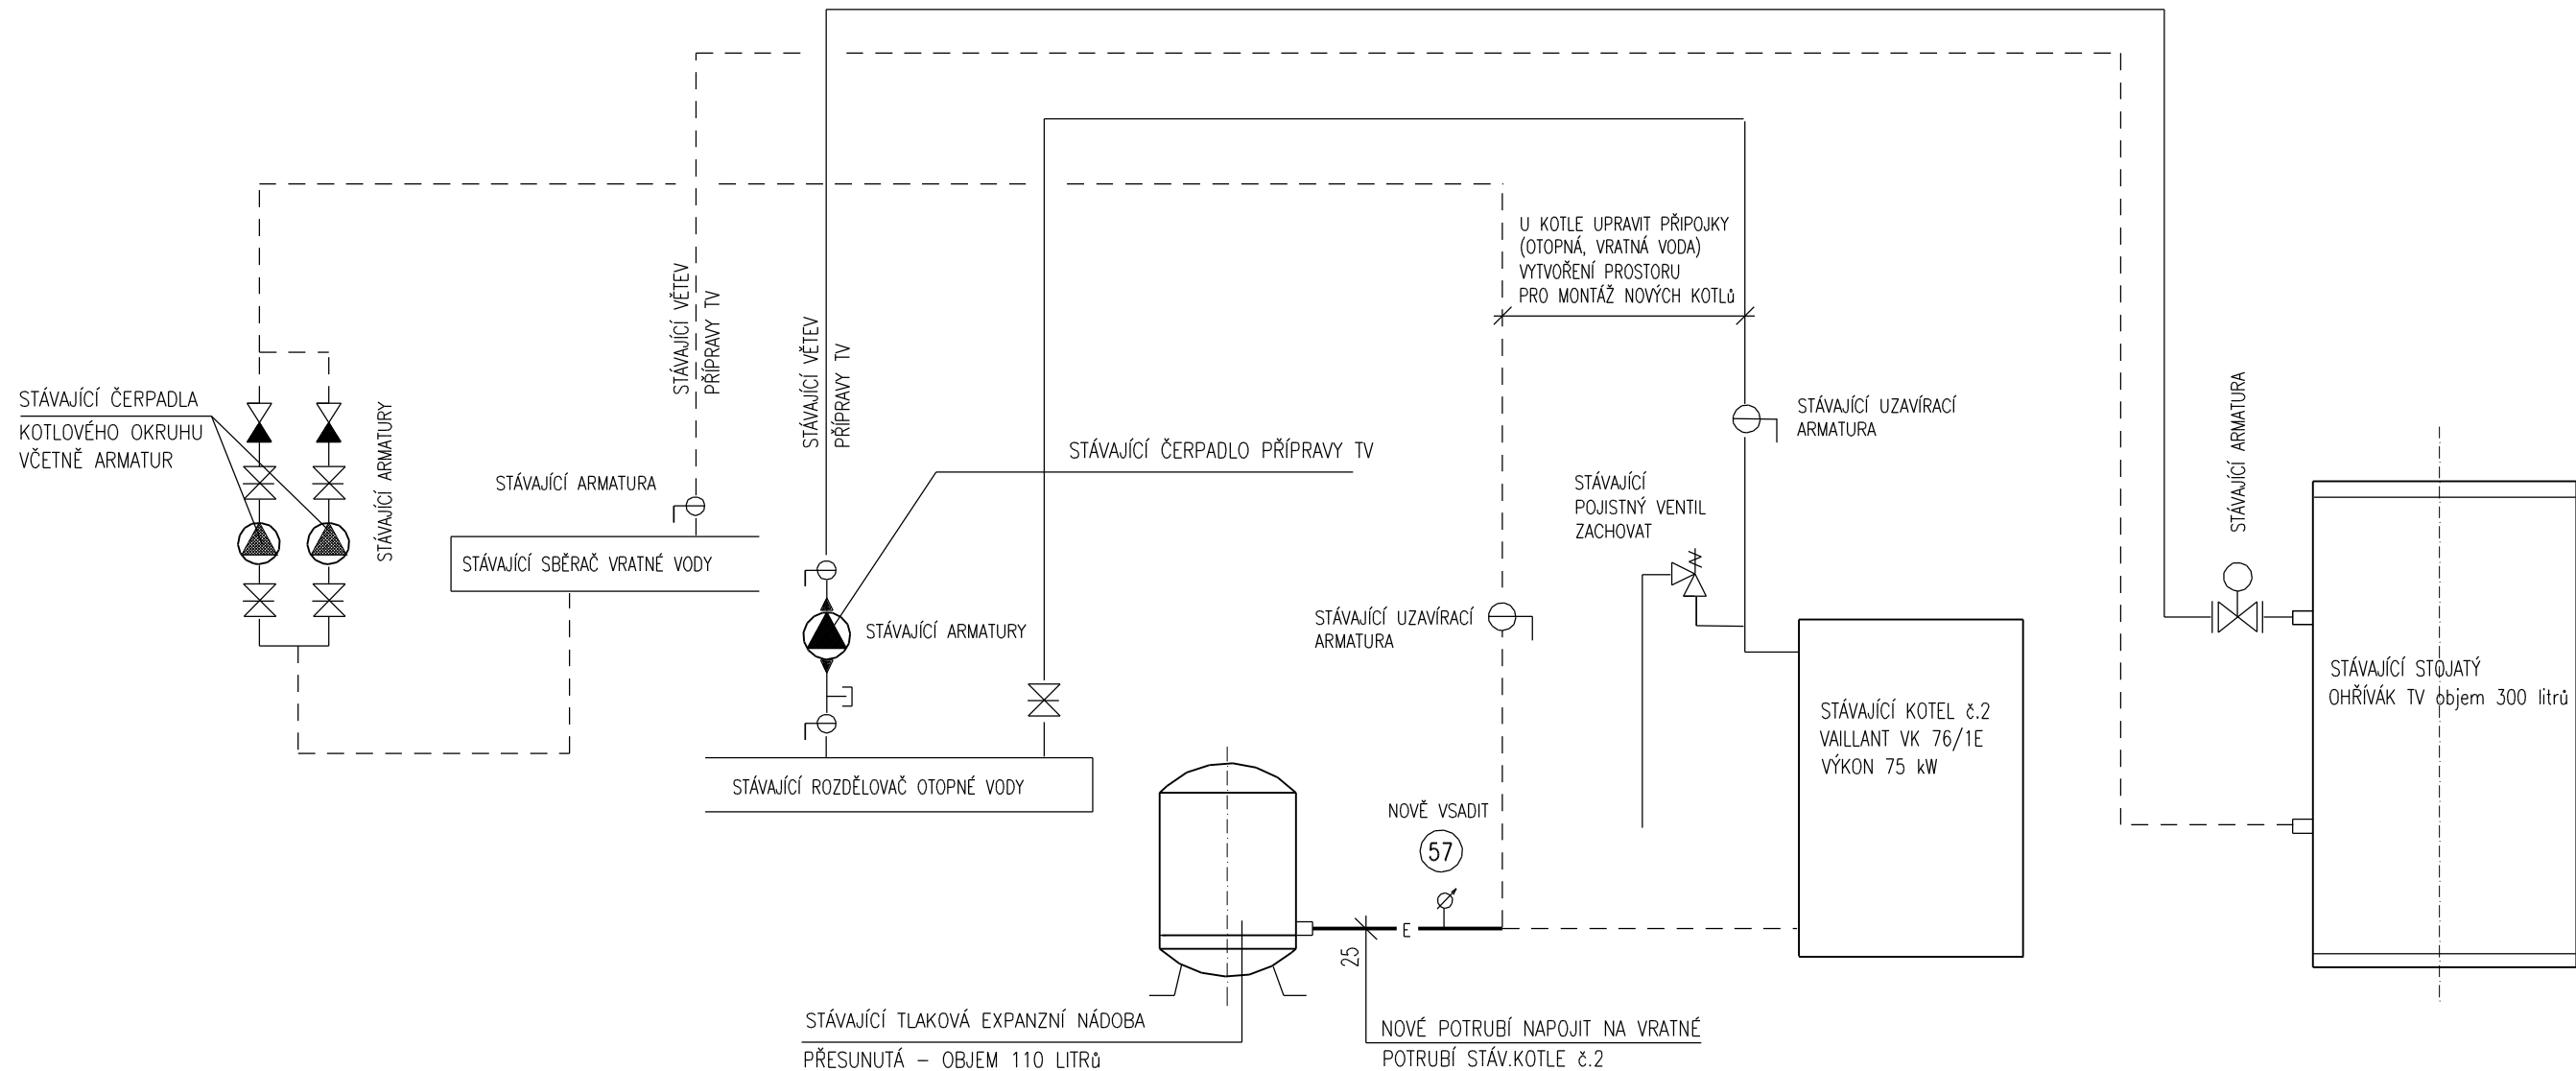

LEGENDA POTRUBÍ

—	OTOPNÁ VODA	} STÁVAJÍCÍ POTRUBÍ
- - -	VRATNÁ VODA	
— E —	EXPANZNÍ POTRUBÍ	

UPOZORNĚNÍ

- 1) PŘÍPOJKY OD DEMONTOVANÝCH KOTLŮ č.1 A 3 NA SBĚRNÉ POTRUBÍ OTOPNÉ A VRATNÉ VODY ZASLEPIT
- 2) POPIS PRACÍ JEDNOTLIVÝCH ETAP PROVIZORNÍHO PROPOJENÍ VIZ TECHNICKÁ ZPRÁVA !
- 3) LEGENDA ARMATUR VIZ TECHNICKÁ SPECIFIKACE
- 4) PROVIZORNÍ PROPOJENÍ ELEKTRO (PŘÍPADNĚ ZACHOVÁNÍ PŮVODNÍHO) BUDE DOŘEŠENO PŘI MONTÁŽI

POZNÁMKA

PŘI PROVÁDĚNÍ JE NUTNO POSTUPOVAT DLE PLATNÝCH ČSN A TECHNOLOGICKÝCH PRAVIDEL S OHLEDEM NA VŠECHNY PLATNÉ PŘEDPISY BOZP.

POKUD DOJDE PŘI PROVÁDĚNÍ K NEJASNOSTEM NEBO NEPŘEDVÍDANÝM OKOLNOSTEM JE NUTNO NEPRODLENĚ INFORMOVAT PROJEKTANTA A UPŘESNIT DALŠÍ POSTUP PRACÍ.

KIP KIP spol. s r.o. LITOMYŠL IČO 15036499 INŽENÝRSKÁ A PROJEKTOVÁ ČINNOST TOULOVCOVO NÁM.156,570 01 LITOMYŠL		VEDOUČÍ ZAKÁZKY	ing. JIŘÍ TMEJ
MÍSTO STAVBY LITOMYŠL VYPRACOVAL ing. LIBOR SAUER		ZODP.PROJEKTANT PROFESE	ing. LIBOR SAUER
STUPĚN DOKUMENTACE PRO VÝBĚR ZHOTOVITELE		DATUM	03/2019
INVESTOR MĚSTO LITOMYŠL, BRATŘÍ ŠTĚSTNÝCH 1000, 570 01 LITOMYŠL		ZAK.Č.	3260-64
STAVBA VÝMĚNA KOTLŮ, DOMOV DŮCHODCHŮ, ZÁMECKÁ ULICE, LITOMYŠL		Č.PARÉ	
VÝKRES PŮDORYS, SCHÉMA PROVIZORNÍ PŘÍPRAVY TV	MĚŘÍTKO 1:50	PROFESE D.1.4.1 VYTÁPĚNÍ	Č.VÝKR. D.1.4.1-7