




PŮDORYS

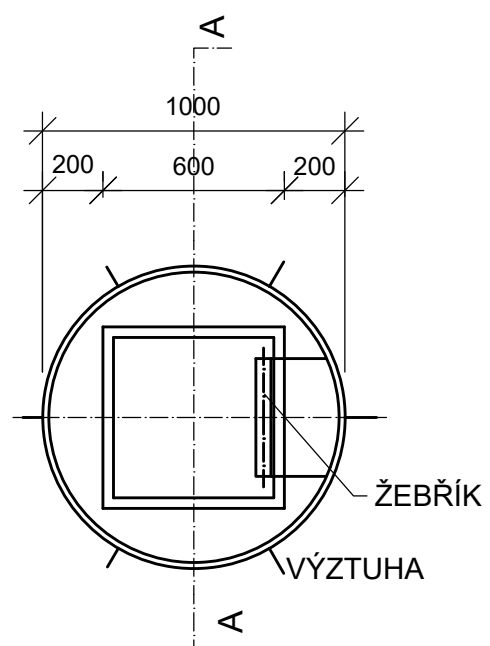

ŘEZ A-A

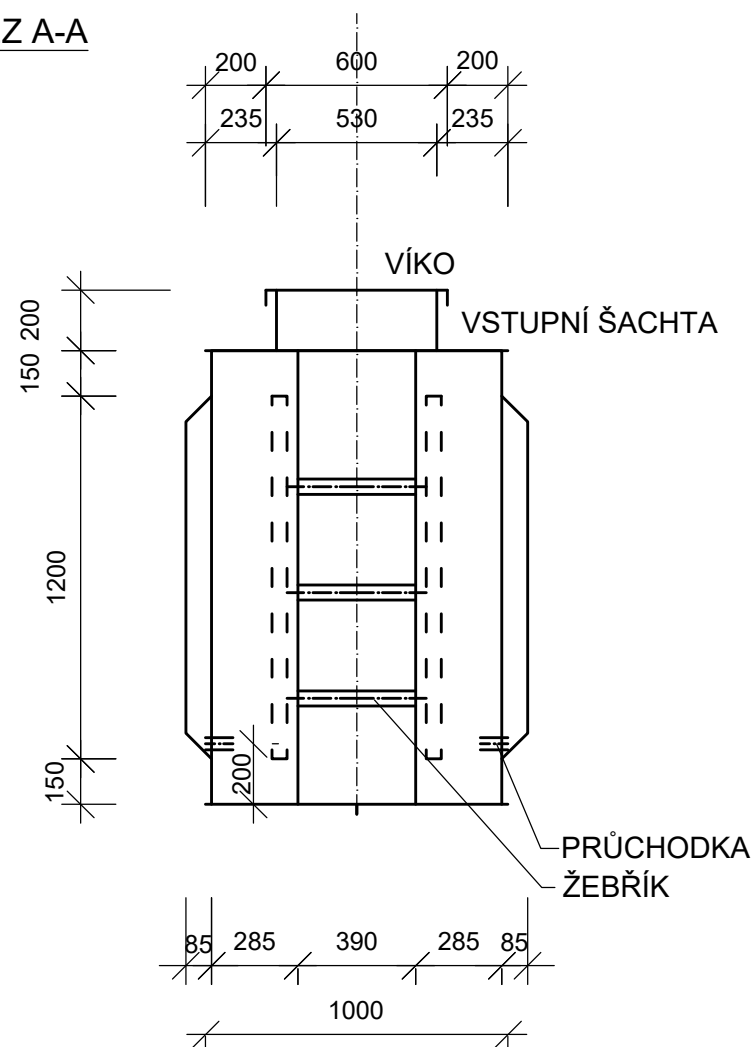

VODOMĚRNÁ ŠACHTA 1:25

		KIP spol. s r.o. LITOMYŠL INŽENÝRSKÁ A PROJEKTOVÁ ČINNOST TOULOVCOVO NAM. 156, 570 01 LITOMYŠL		VEDOUcí ZAKÁZKY Ing. Pavla Vacková	
STAVEBNí ÚŘAD Litomyšl		MíSTO STAVBY Litomyšl		ZODP. PROJEKTANT Luboš Bartoš	
STUPENĚ Dokumentace pro provedení stavby				DATUM 10/2020	
INVESTOR Město Litomyšl, Bří Šťastných 1000, 57001 Litomyšl				ZAK. Č. 3108-84	
STAVBA Zainvestování území pro RD v lokalitě Babka Litomyšl				Č.PARÉ	
SO.303 - Vodovod					
VÝKRES VODOMĚRNÁ ŠACHTA		MĚŘÍTKO 1:25		PROFESE	
				Č.VÝKR. 15	